





**VOORGEVEL**  
schaal 1:100


**ACHTERGEVEL**  
schaal 1:100

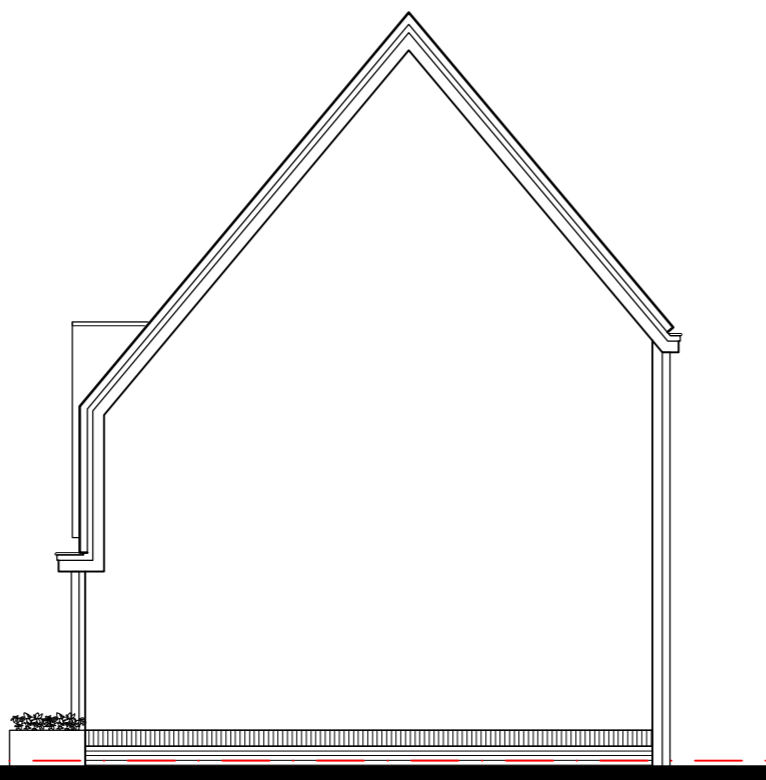

**RECHTER ZIJGEVEL**  
schaal 1:100

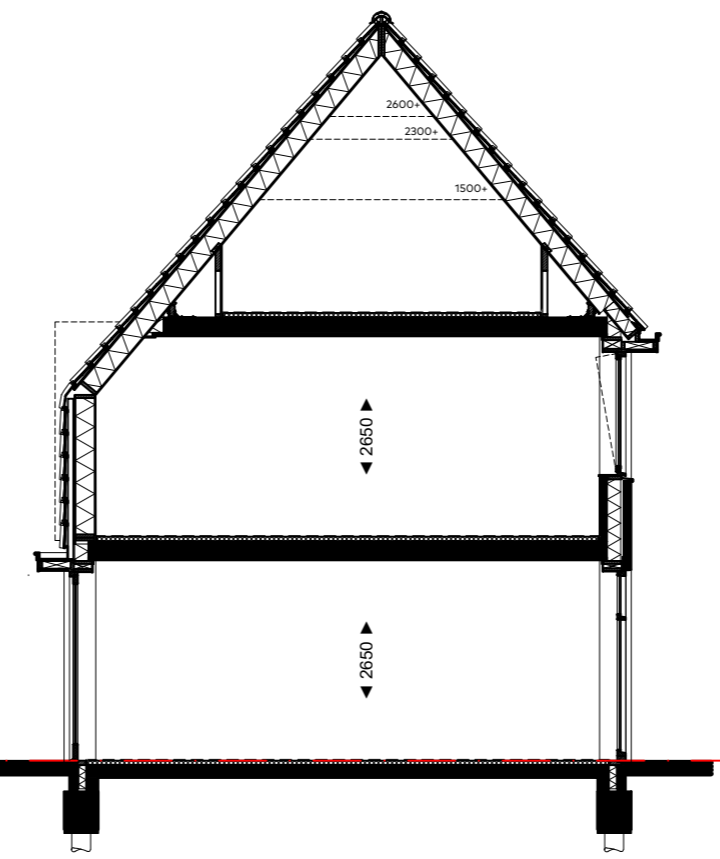


**PRINCIPEDOORSNEDE C-C**  
schaal 1:100

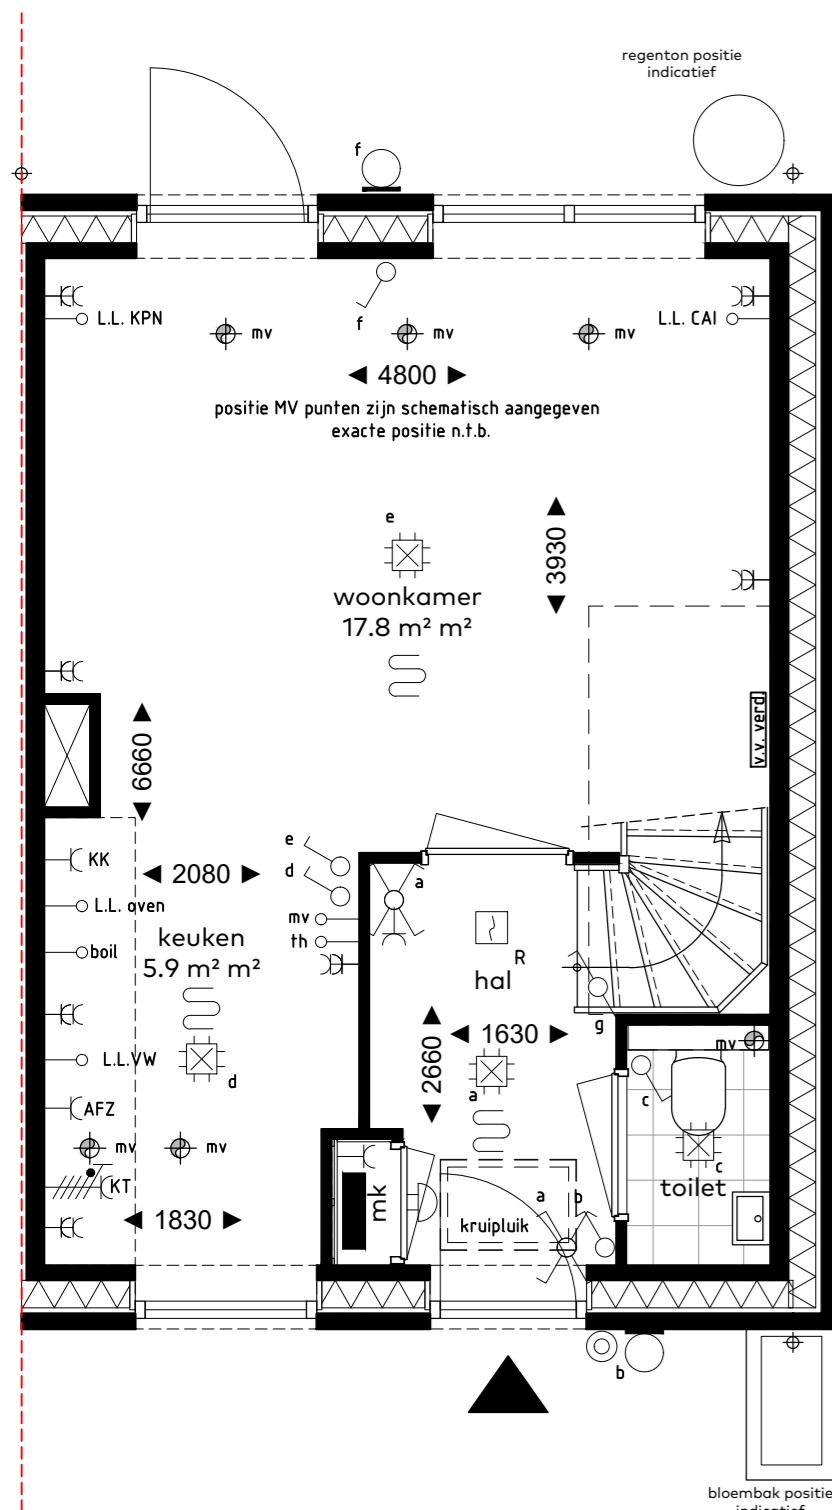


**BEGANE GROND**

bk. vloer = P = 0+  
schaal 1:50

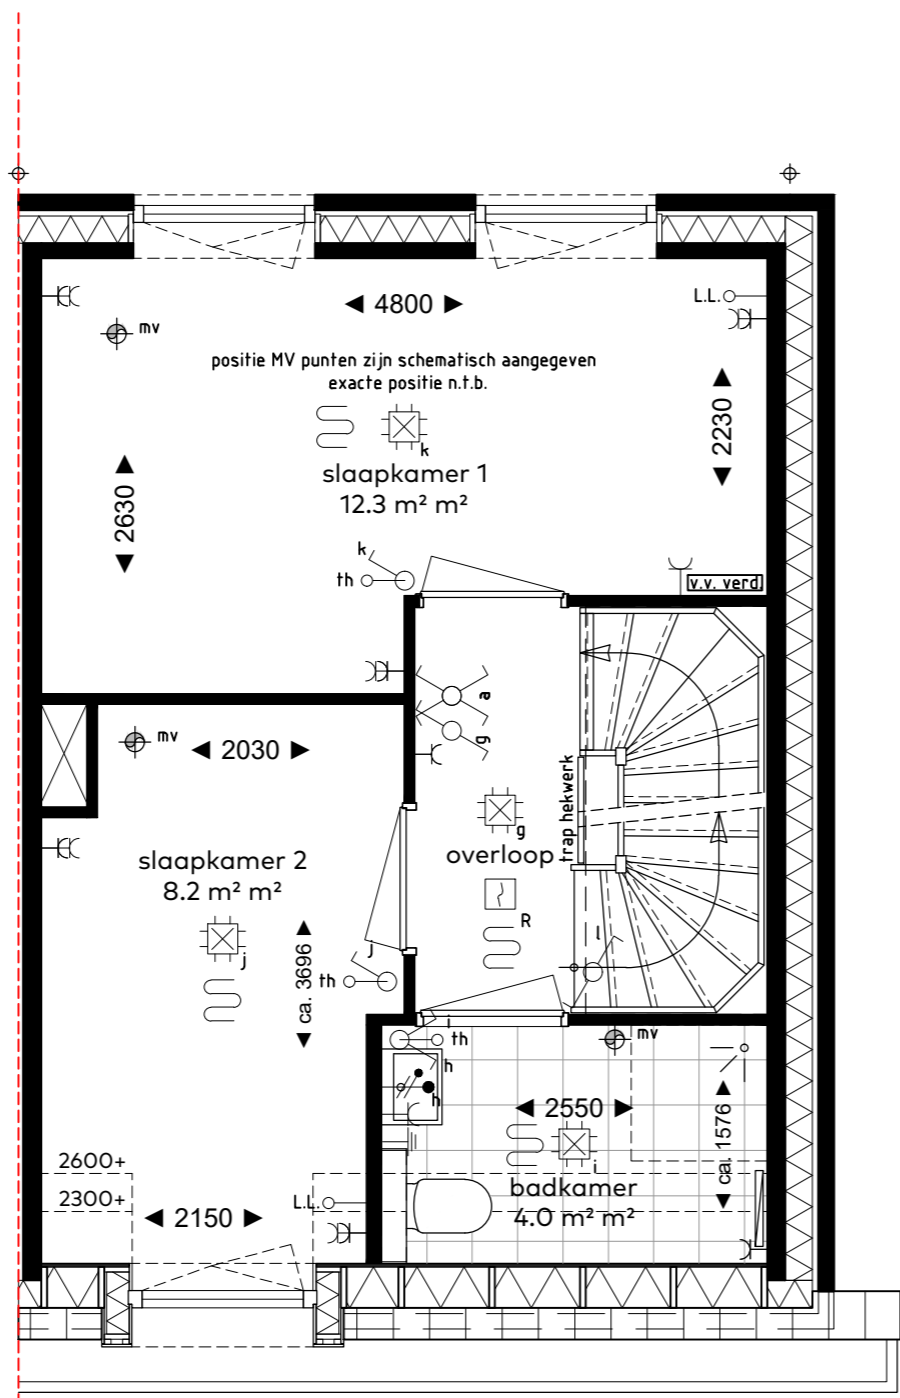

**EERSTE VERDIEPING**

bk. vloer = 2960+  
schaal 1:50

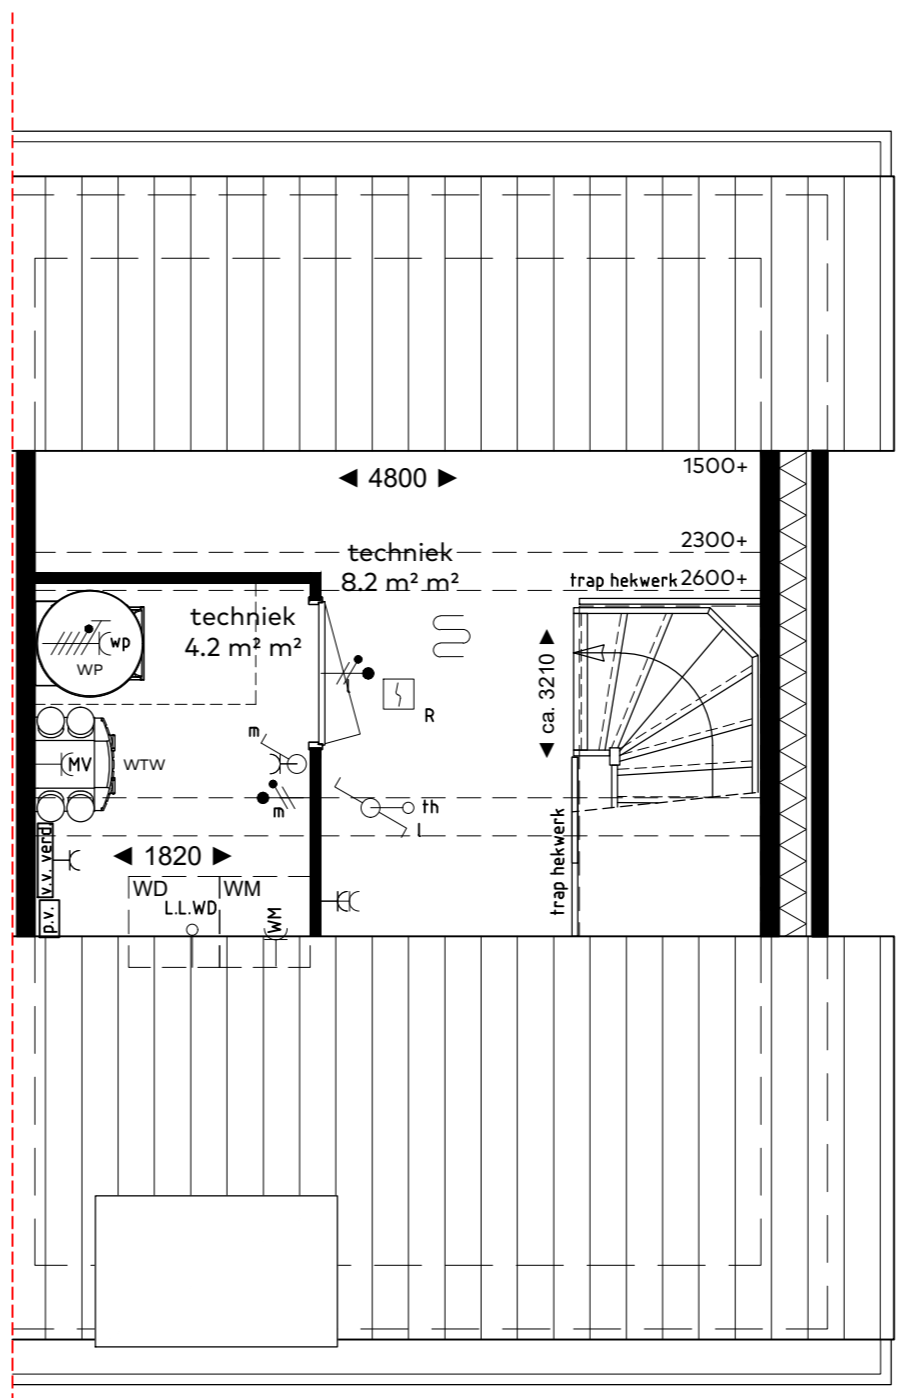

**ZOLDER**

bk. vloer = 5920+  
schaal 1:50

## renvooi

| Ruimtebenaming |                     |
|----------------|---------------------|
| hal            | = verkeersruimte    |
| mk             | = meterkast         |
| woonkamer      | = verblijfsruimte   |
| keuken         | = verblijfsruimte   |
| slaapkamer     | = verblijfsruimte   |
| toilet         | = toiletruimte      |
| berging        | = bergruimte        |
| badkamer       | = badruimte         |
| techniek       | = technische ruimte |

| Afkortingen |                                   |
|-------------|-----------------------------------|
| wtw         | = warmterugwin-ventilatie systeem |
| wp          | = warmtepomp                      |
| wm          | = wasmachine                      |
| wd          | = droger                          |
| k.k.        | = koelkast                        |
| boi         | = boiler                          |
| afz.        | = afzuigkap                       |
| kt          | = elektrisch kooktoestel          |

| Symbol | Omschrijving                           |
|--------|--|
|        | kabeltelevisie en telefoon (onbedraad) |
|        | thermostaat                            |
|        | schakelaar ventilatie                  |
|        | loze leiding                           |
|        | rookmelder                             |
|        | plafond lichtpunt                      |
|        | wand lichtpunt                         |
|        | enkele wandschakelaar                  |
|        | dubbele wandschakelaar                 |
|        | hotel wandschakelaar                   |
|        | verdeling elektra                      |
|        | deurbel                                |
|        | enkele w.c.d. met randaarde            |
|        | dubbele w.c.d. met randaarde           |
|        | vloerverwarming                        |
|        | verdeler vloerverwarming               |
|        | omvormer                               |
|        | aansluitpunt warmtepomp                |
|        | aansluitpunt mechanische ventilatie    |
|        | aansluitpunt wasmachine                |
|        | aansluitpunt droger                    |
|        | radiator (elektrisch)                  |

bouwnummers  
**08, 13, 21, 27,**  
woningtype  
**D3**  
onderwerp  
**Gevels & plattegronden**  
project  
**Vossepolder  
Hillegom**

schaal : 1:50/1:100  
datum : juli 2020  
formaat : 60x70



**VOSSEPOLDER**

van Egmond,  
architecten

BOUWROEDEL  
HORSMAN & CO